




CIMENTACIÓN Y CONDUCCIÓN DE ALUMBRADO PÚBLICO

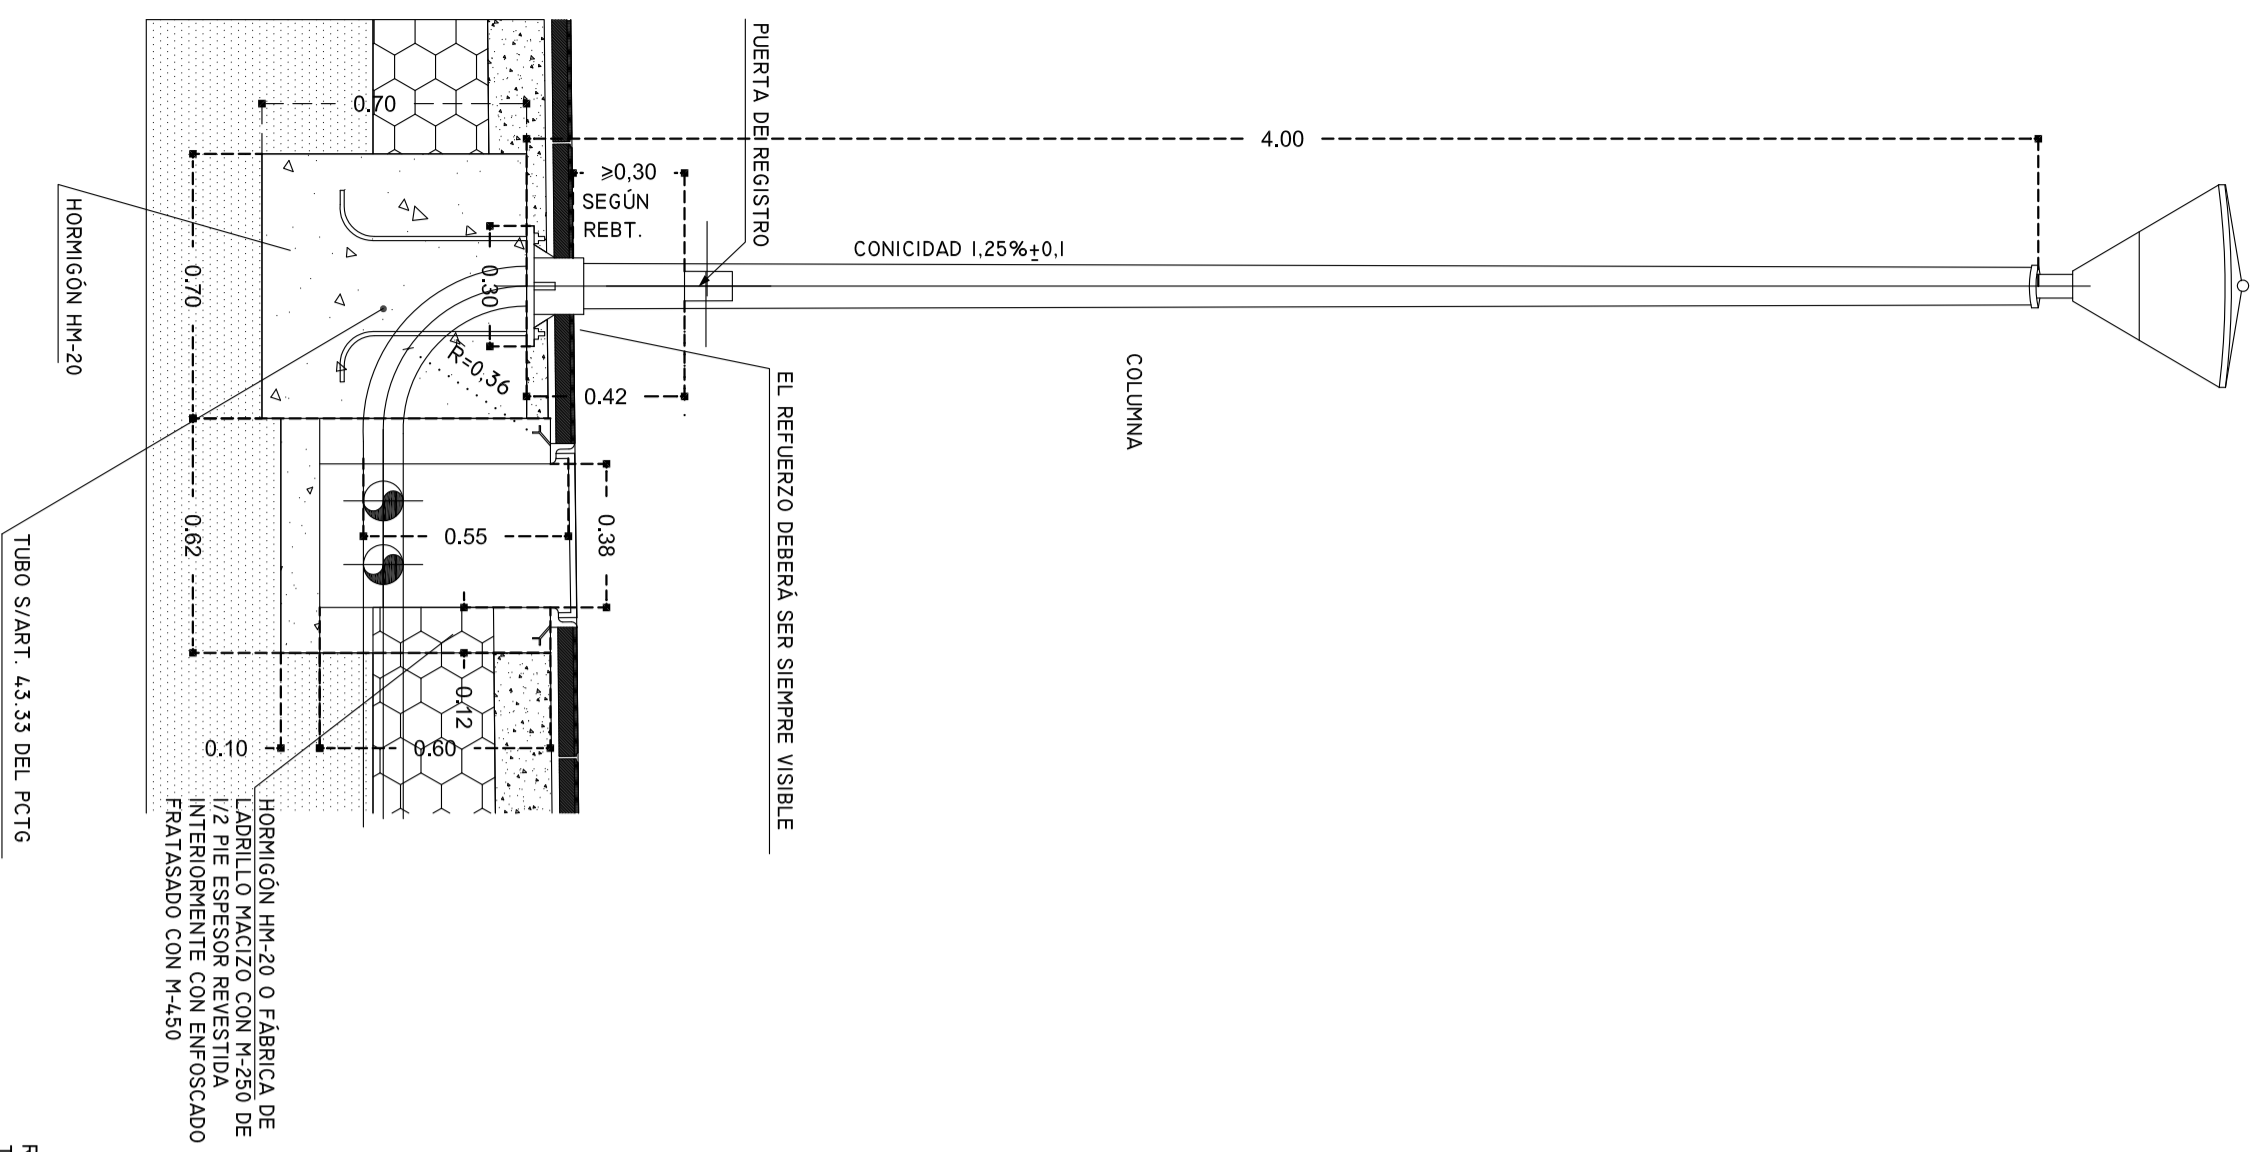


SUMIDERO

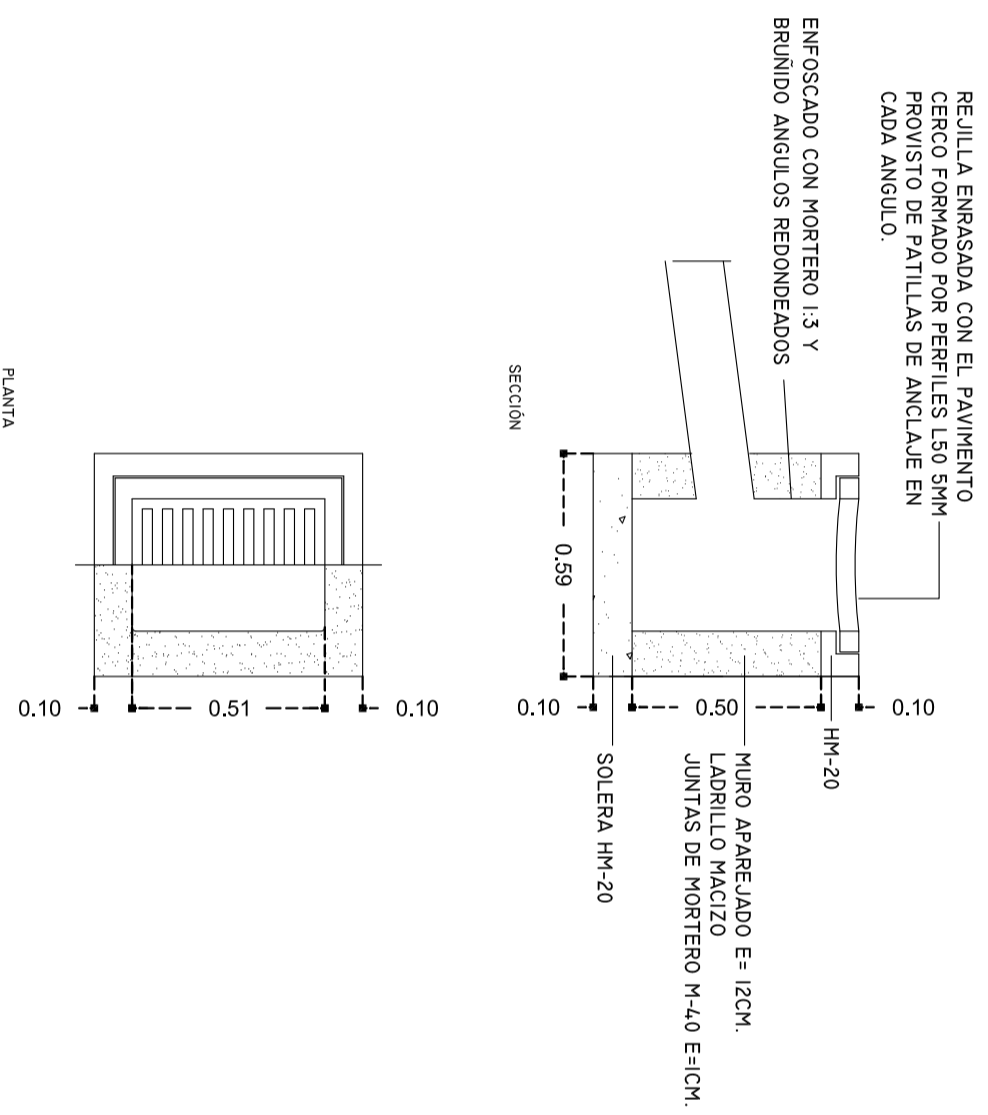


POZO DE REGISTRO CIRCULAR

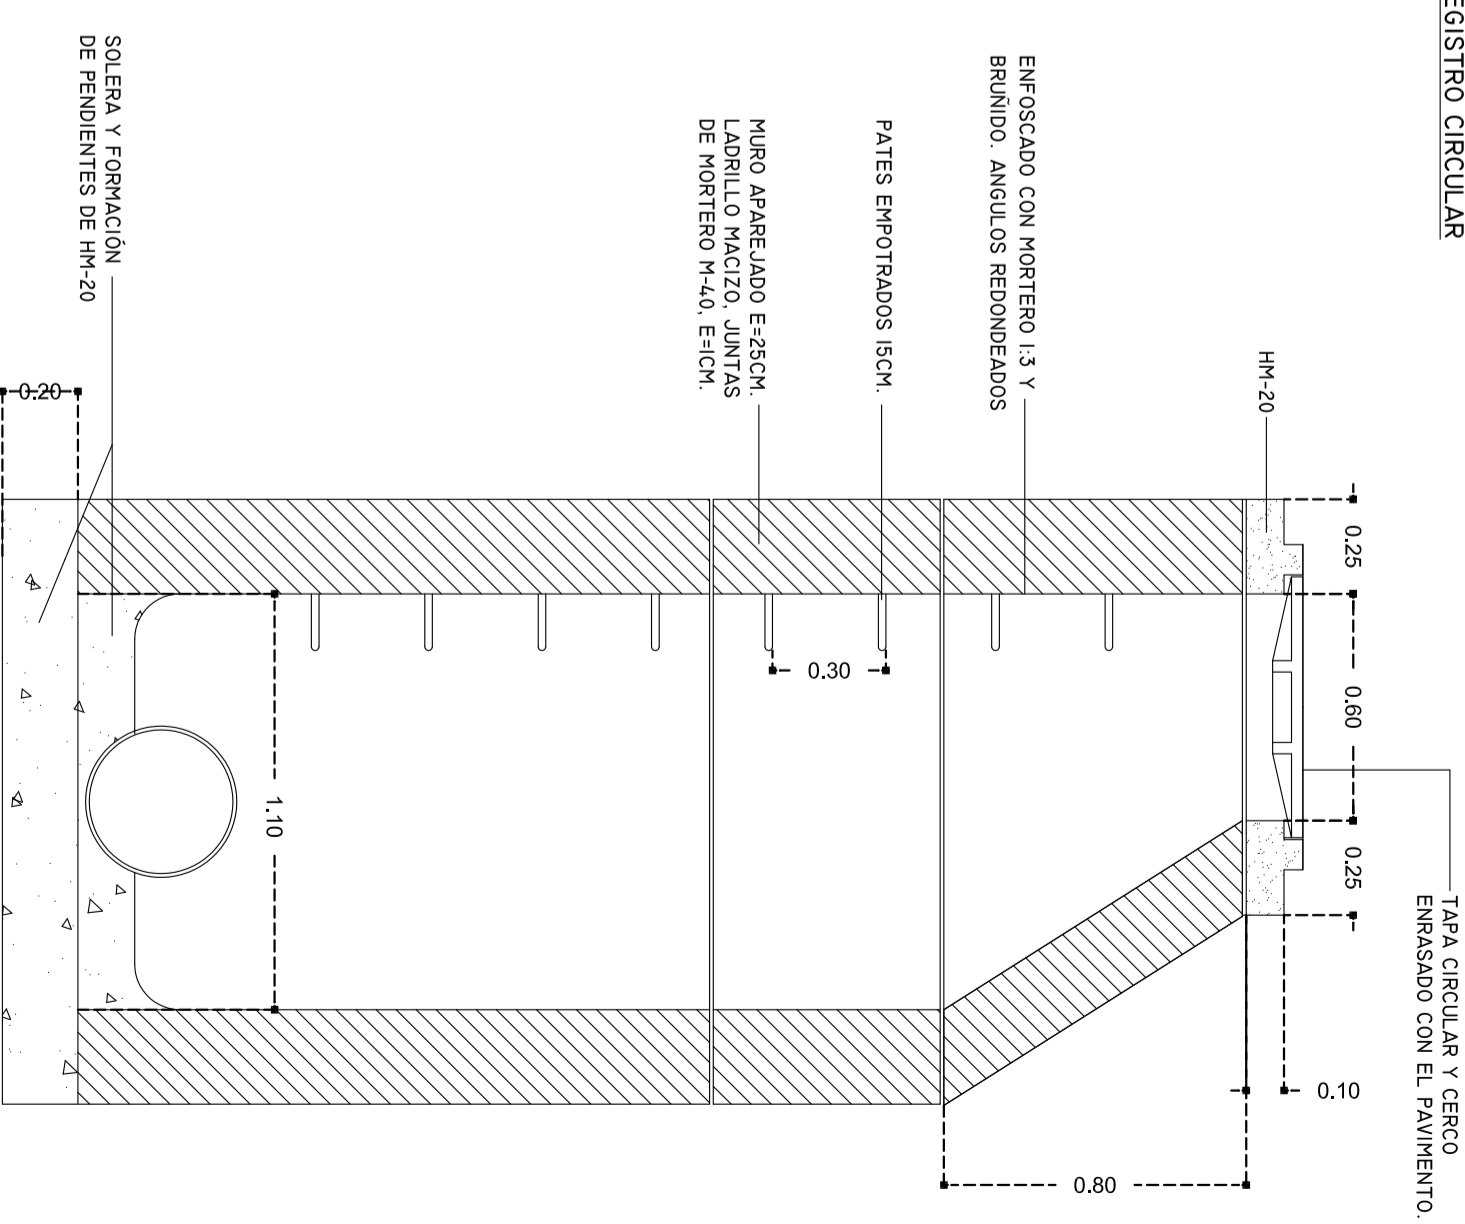


CONDUCCIÓN DE TELEFONÍA

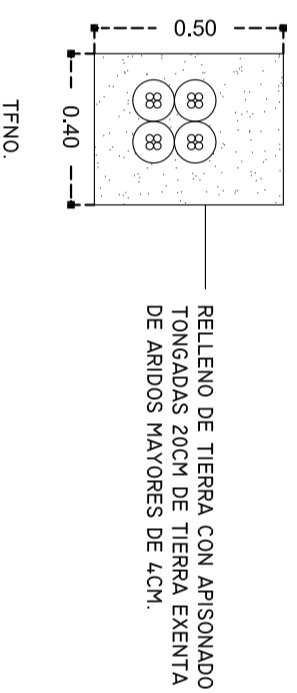

CONDUCCIÓN DE RIEGO, ABASTECIMIENTO Y BAJA TENSIÓN

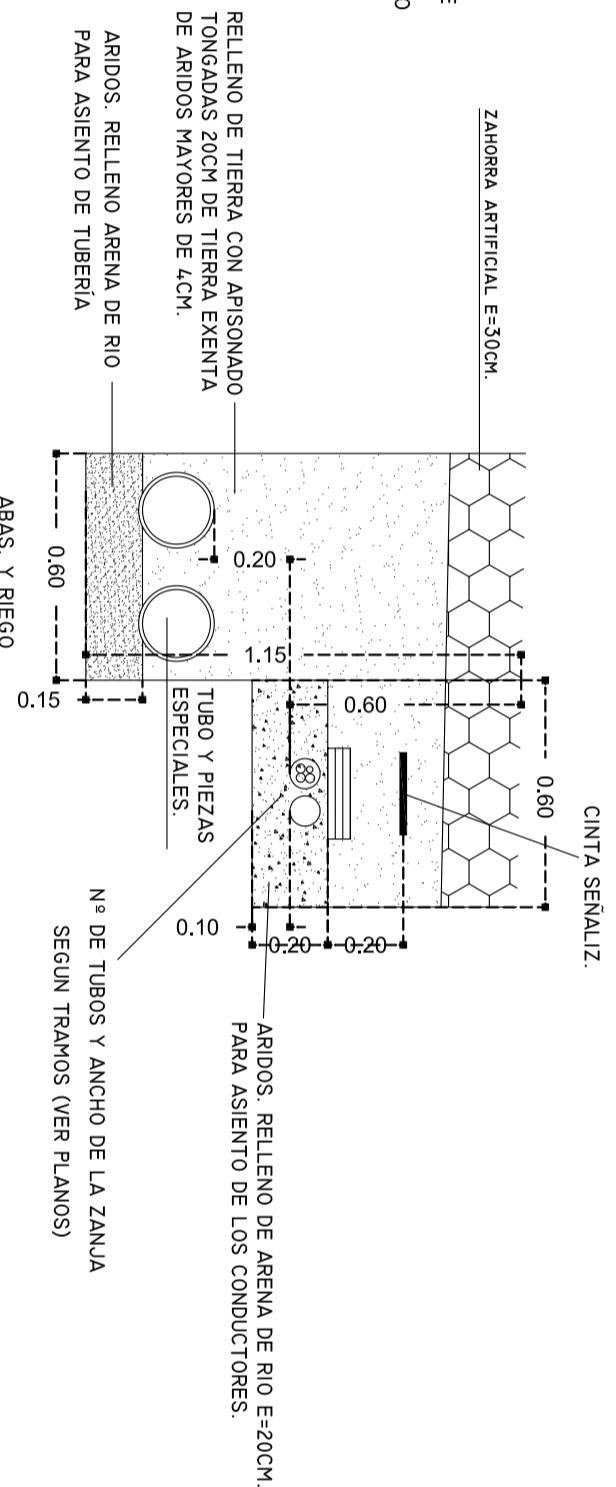

PLANTA

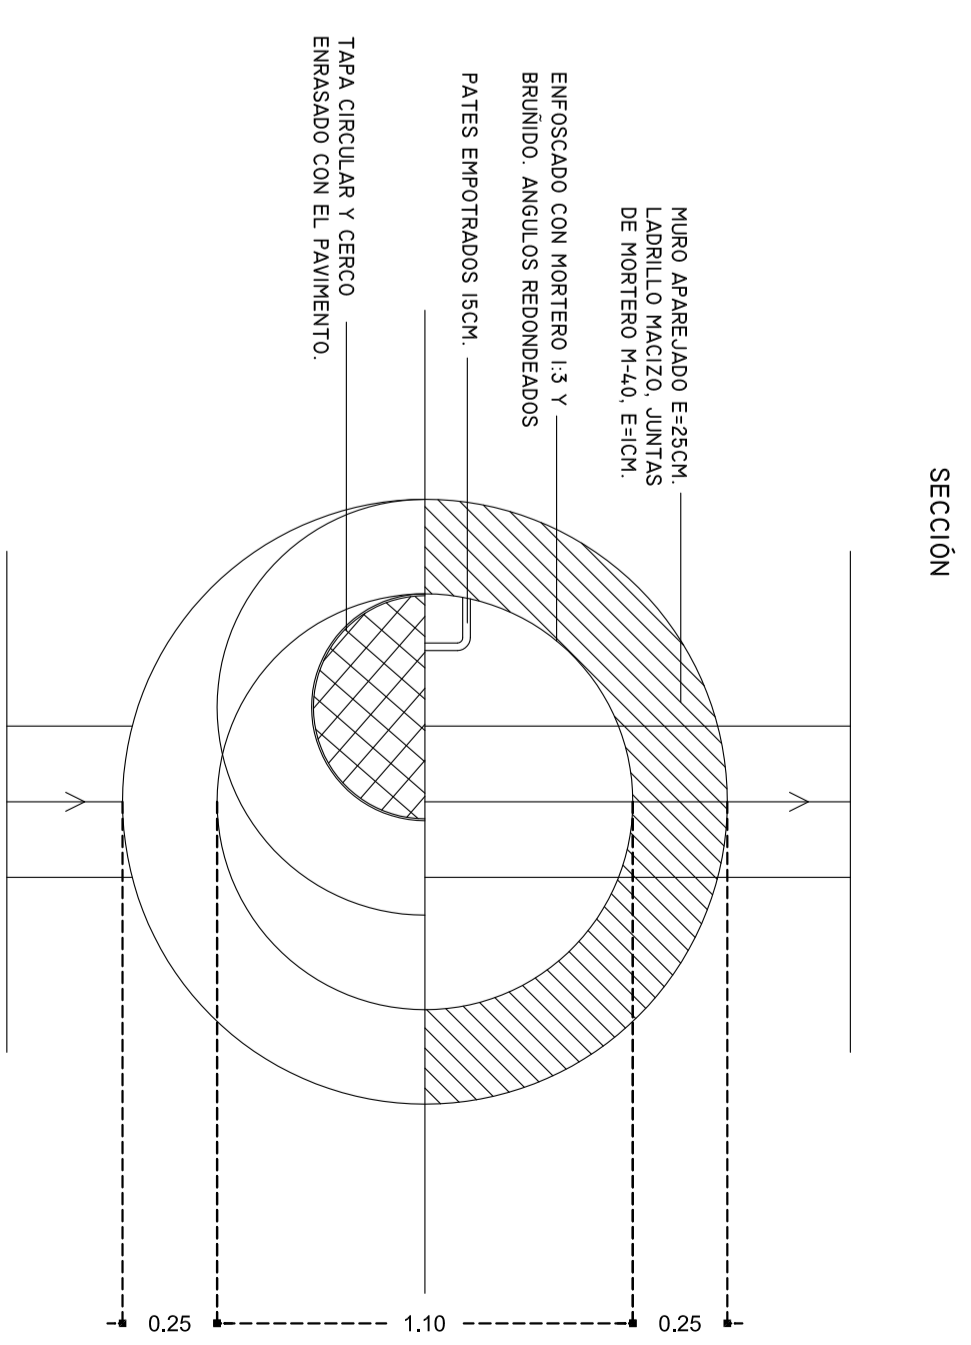

PROYECTO DE URBANIZACIÓN

PROGRAMA DE EJECUCION

PLANO Nº

15

CONTENIDO:

DETALLES CONSTRUCTIVOS

PROMOTOR:

ANTONIO OTERO ALARCÓN

CLASE:

ORDENACIÓN

ESCALA:

1/20

FECHA:

3 JULIO 2018

ARQUITECTO:

AMADOR FERNÁNDEZ DAVILA

UA 09